

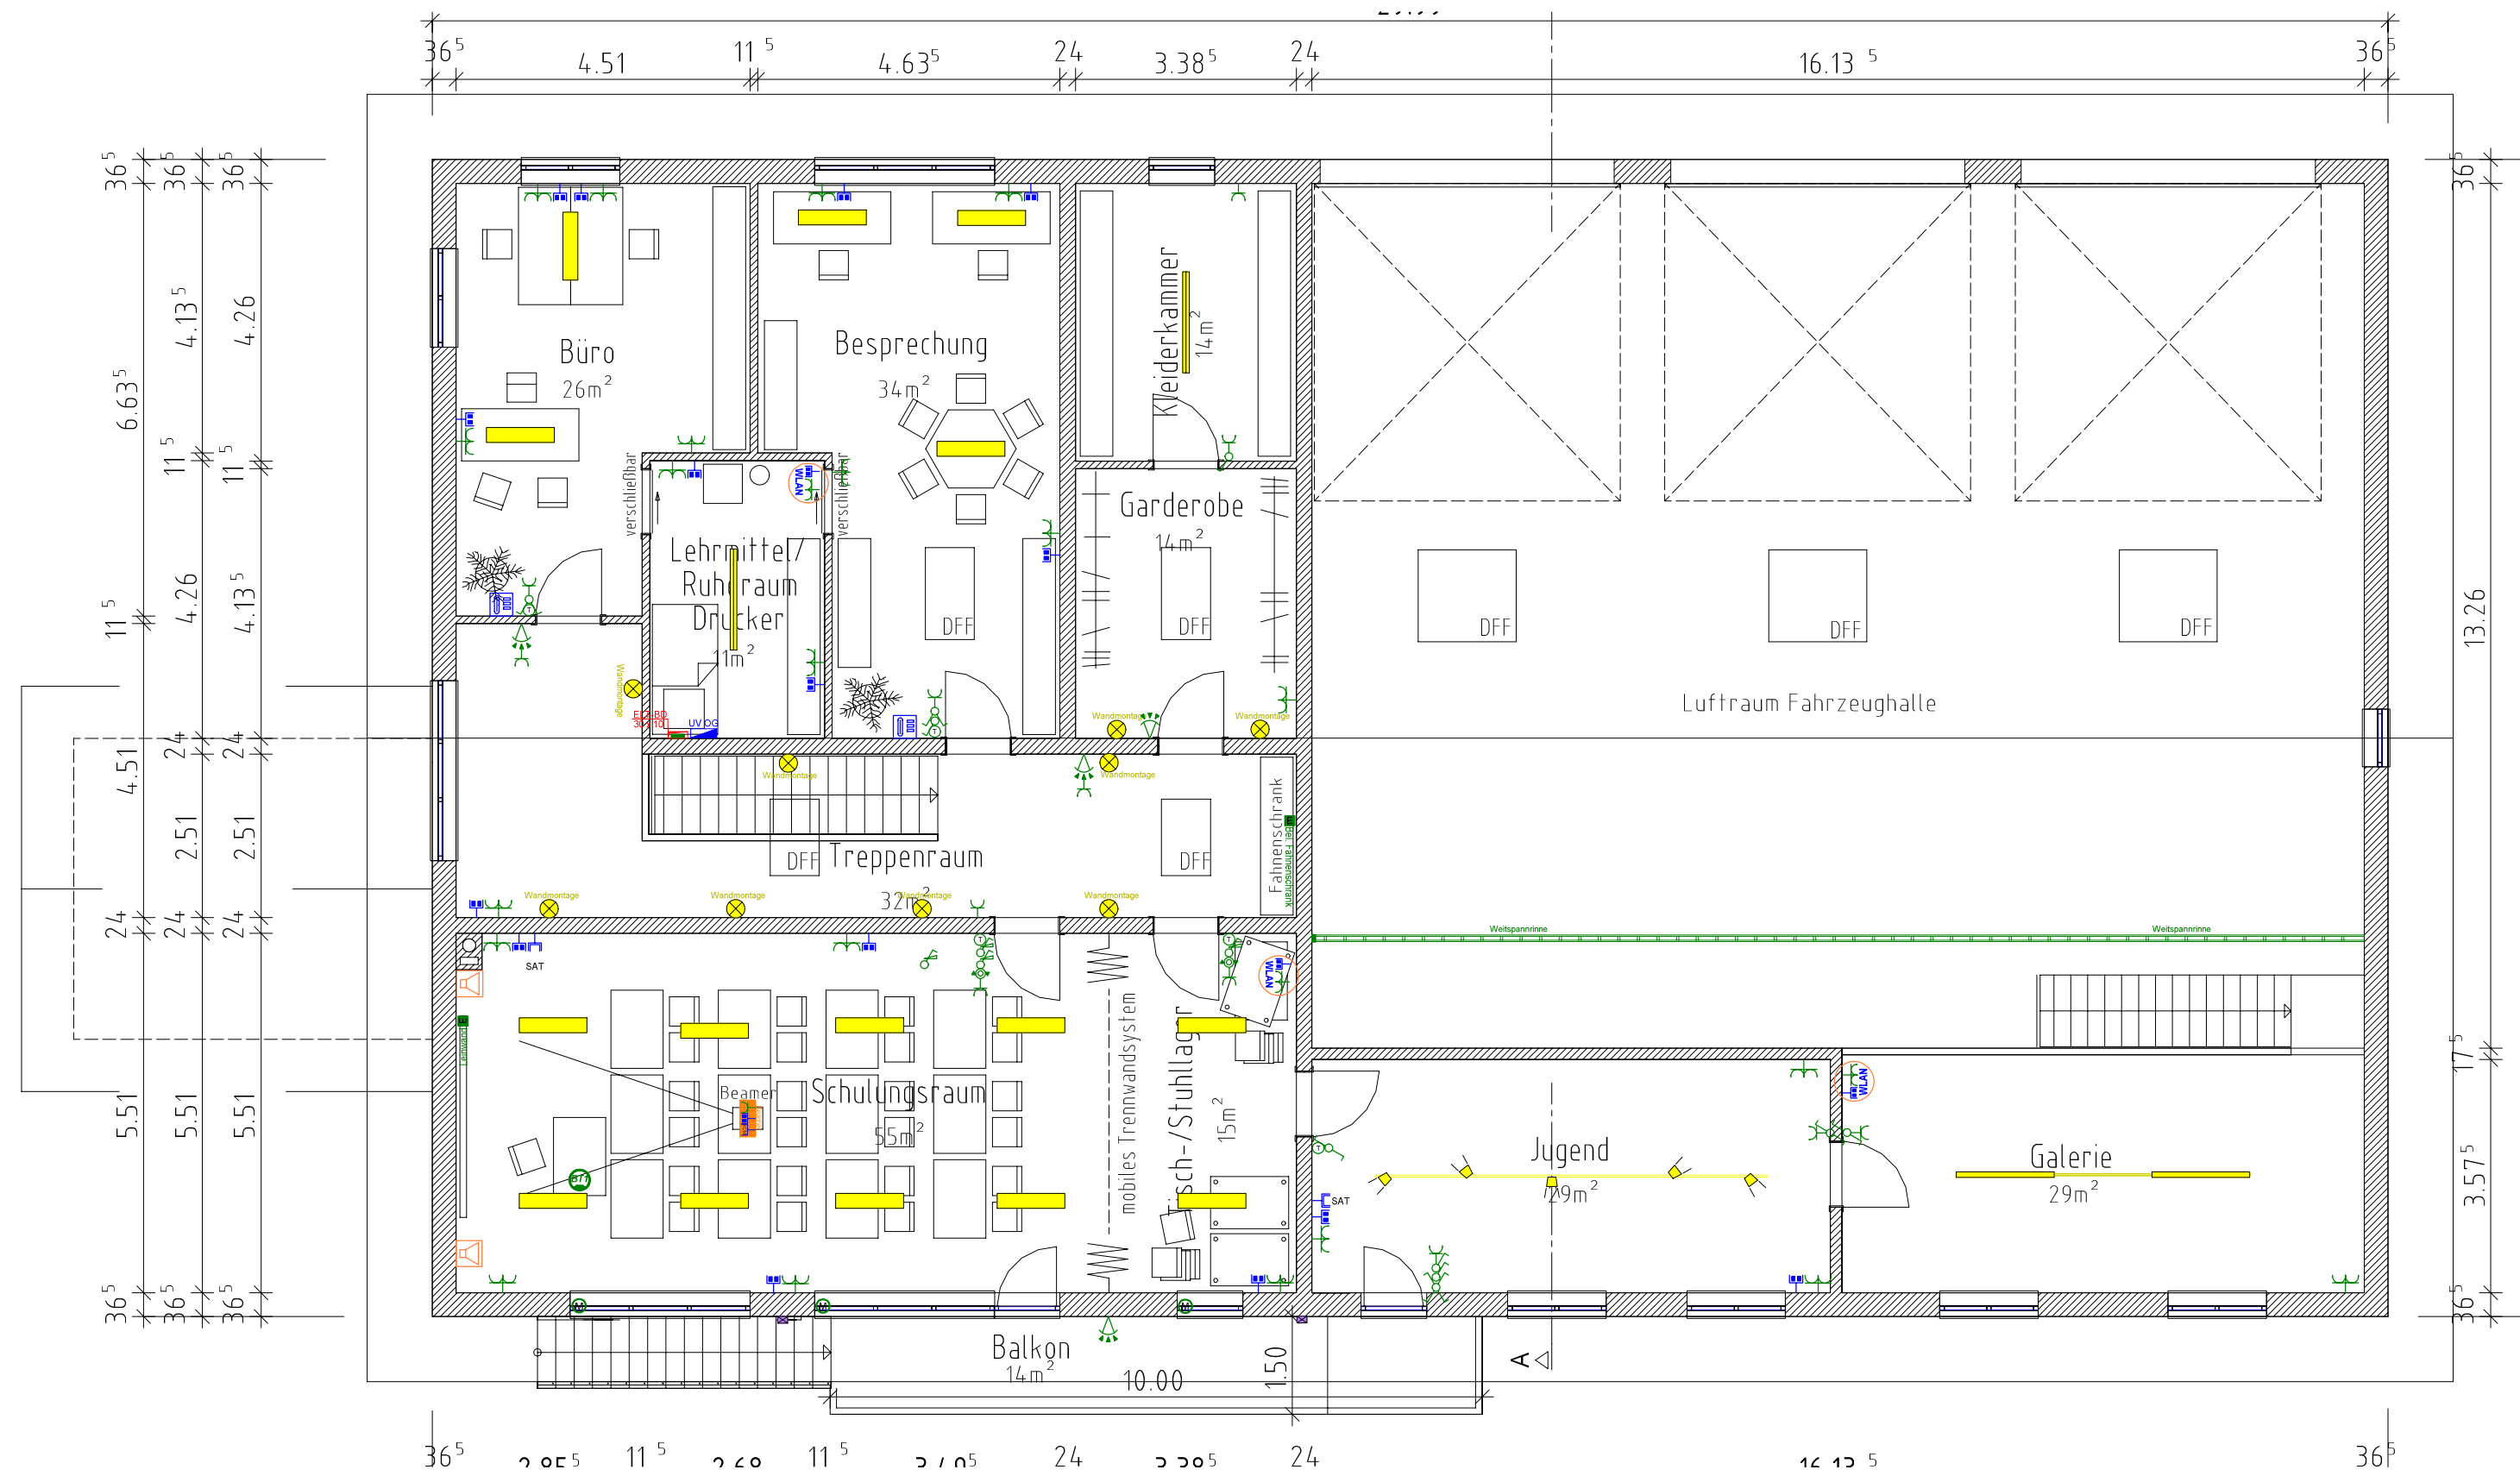



1. Obergeschoss

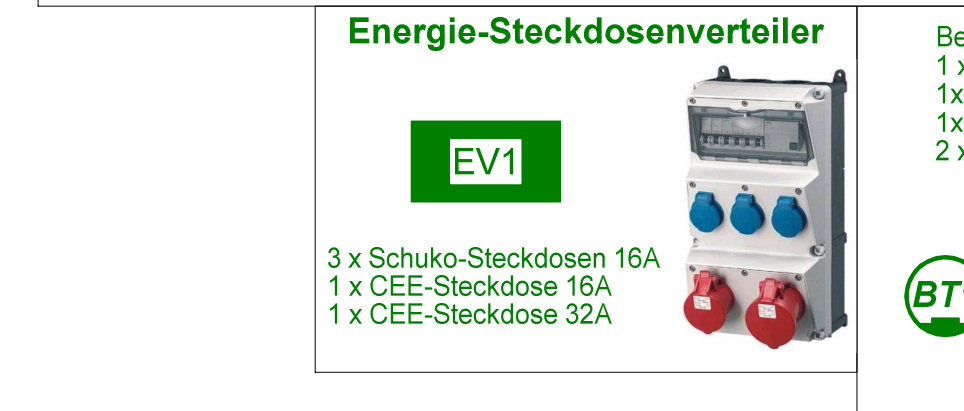


Legende Trassen und Durchbrüche

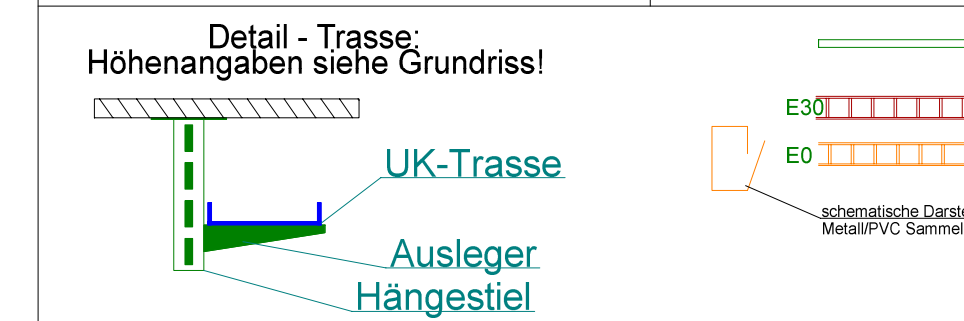


Legende Elektroinstallation

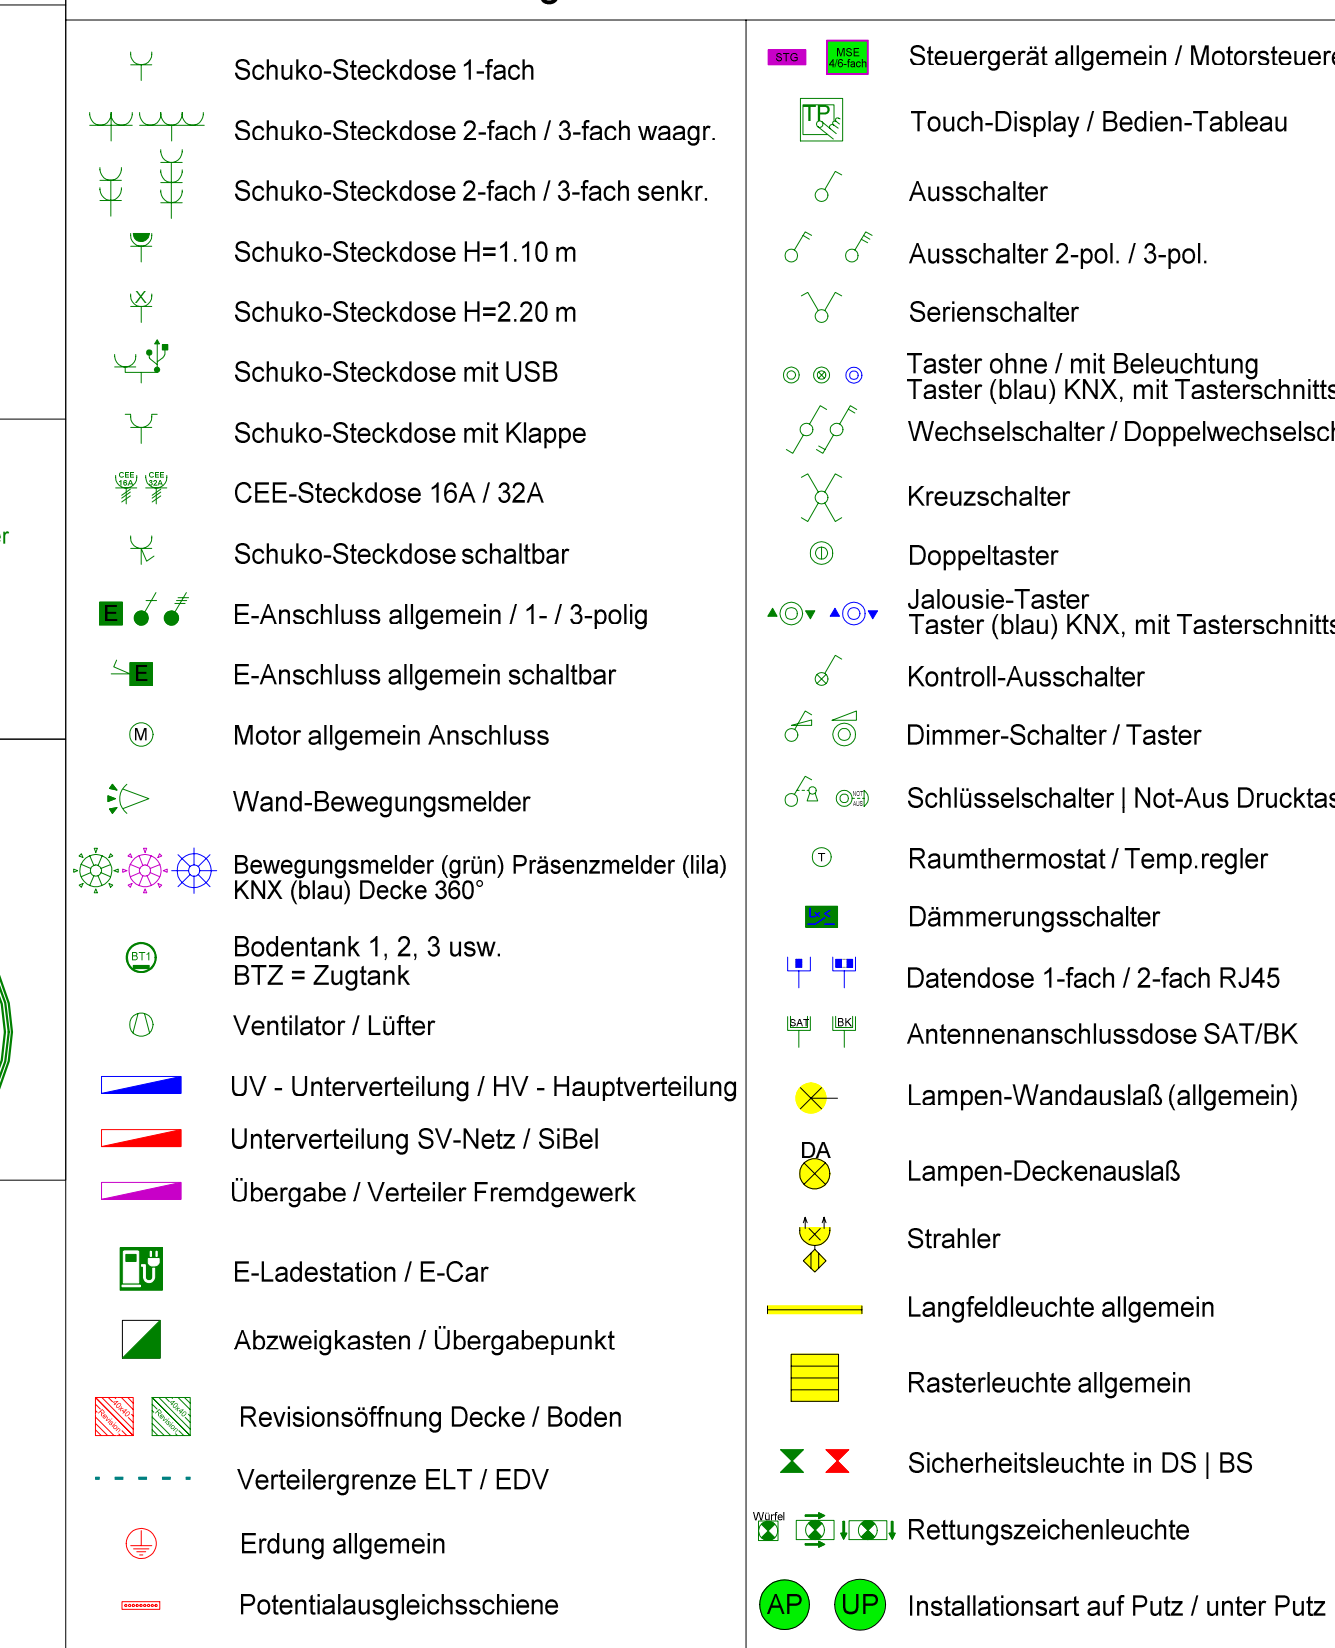

Erdgeschoss

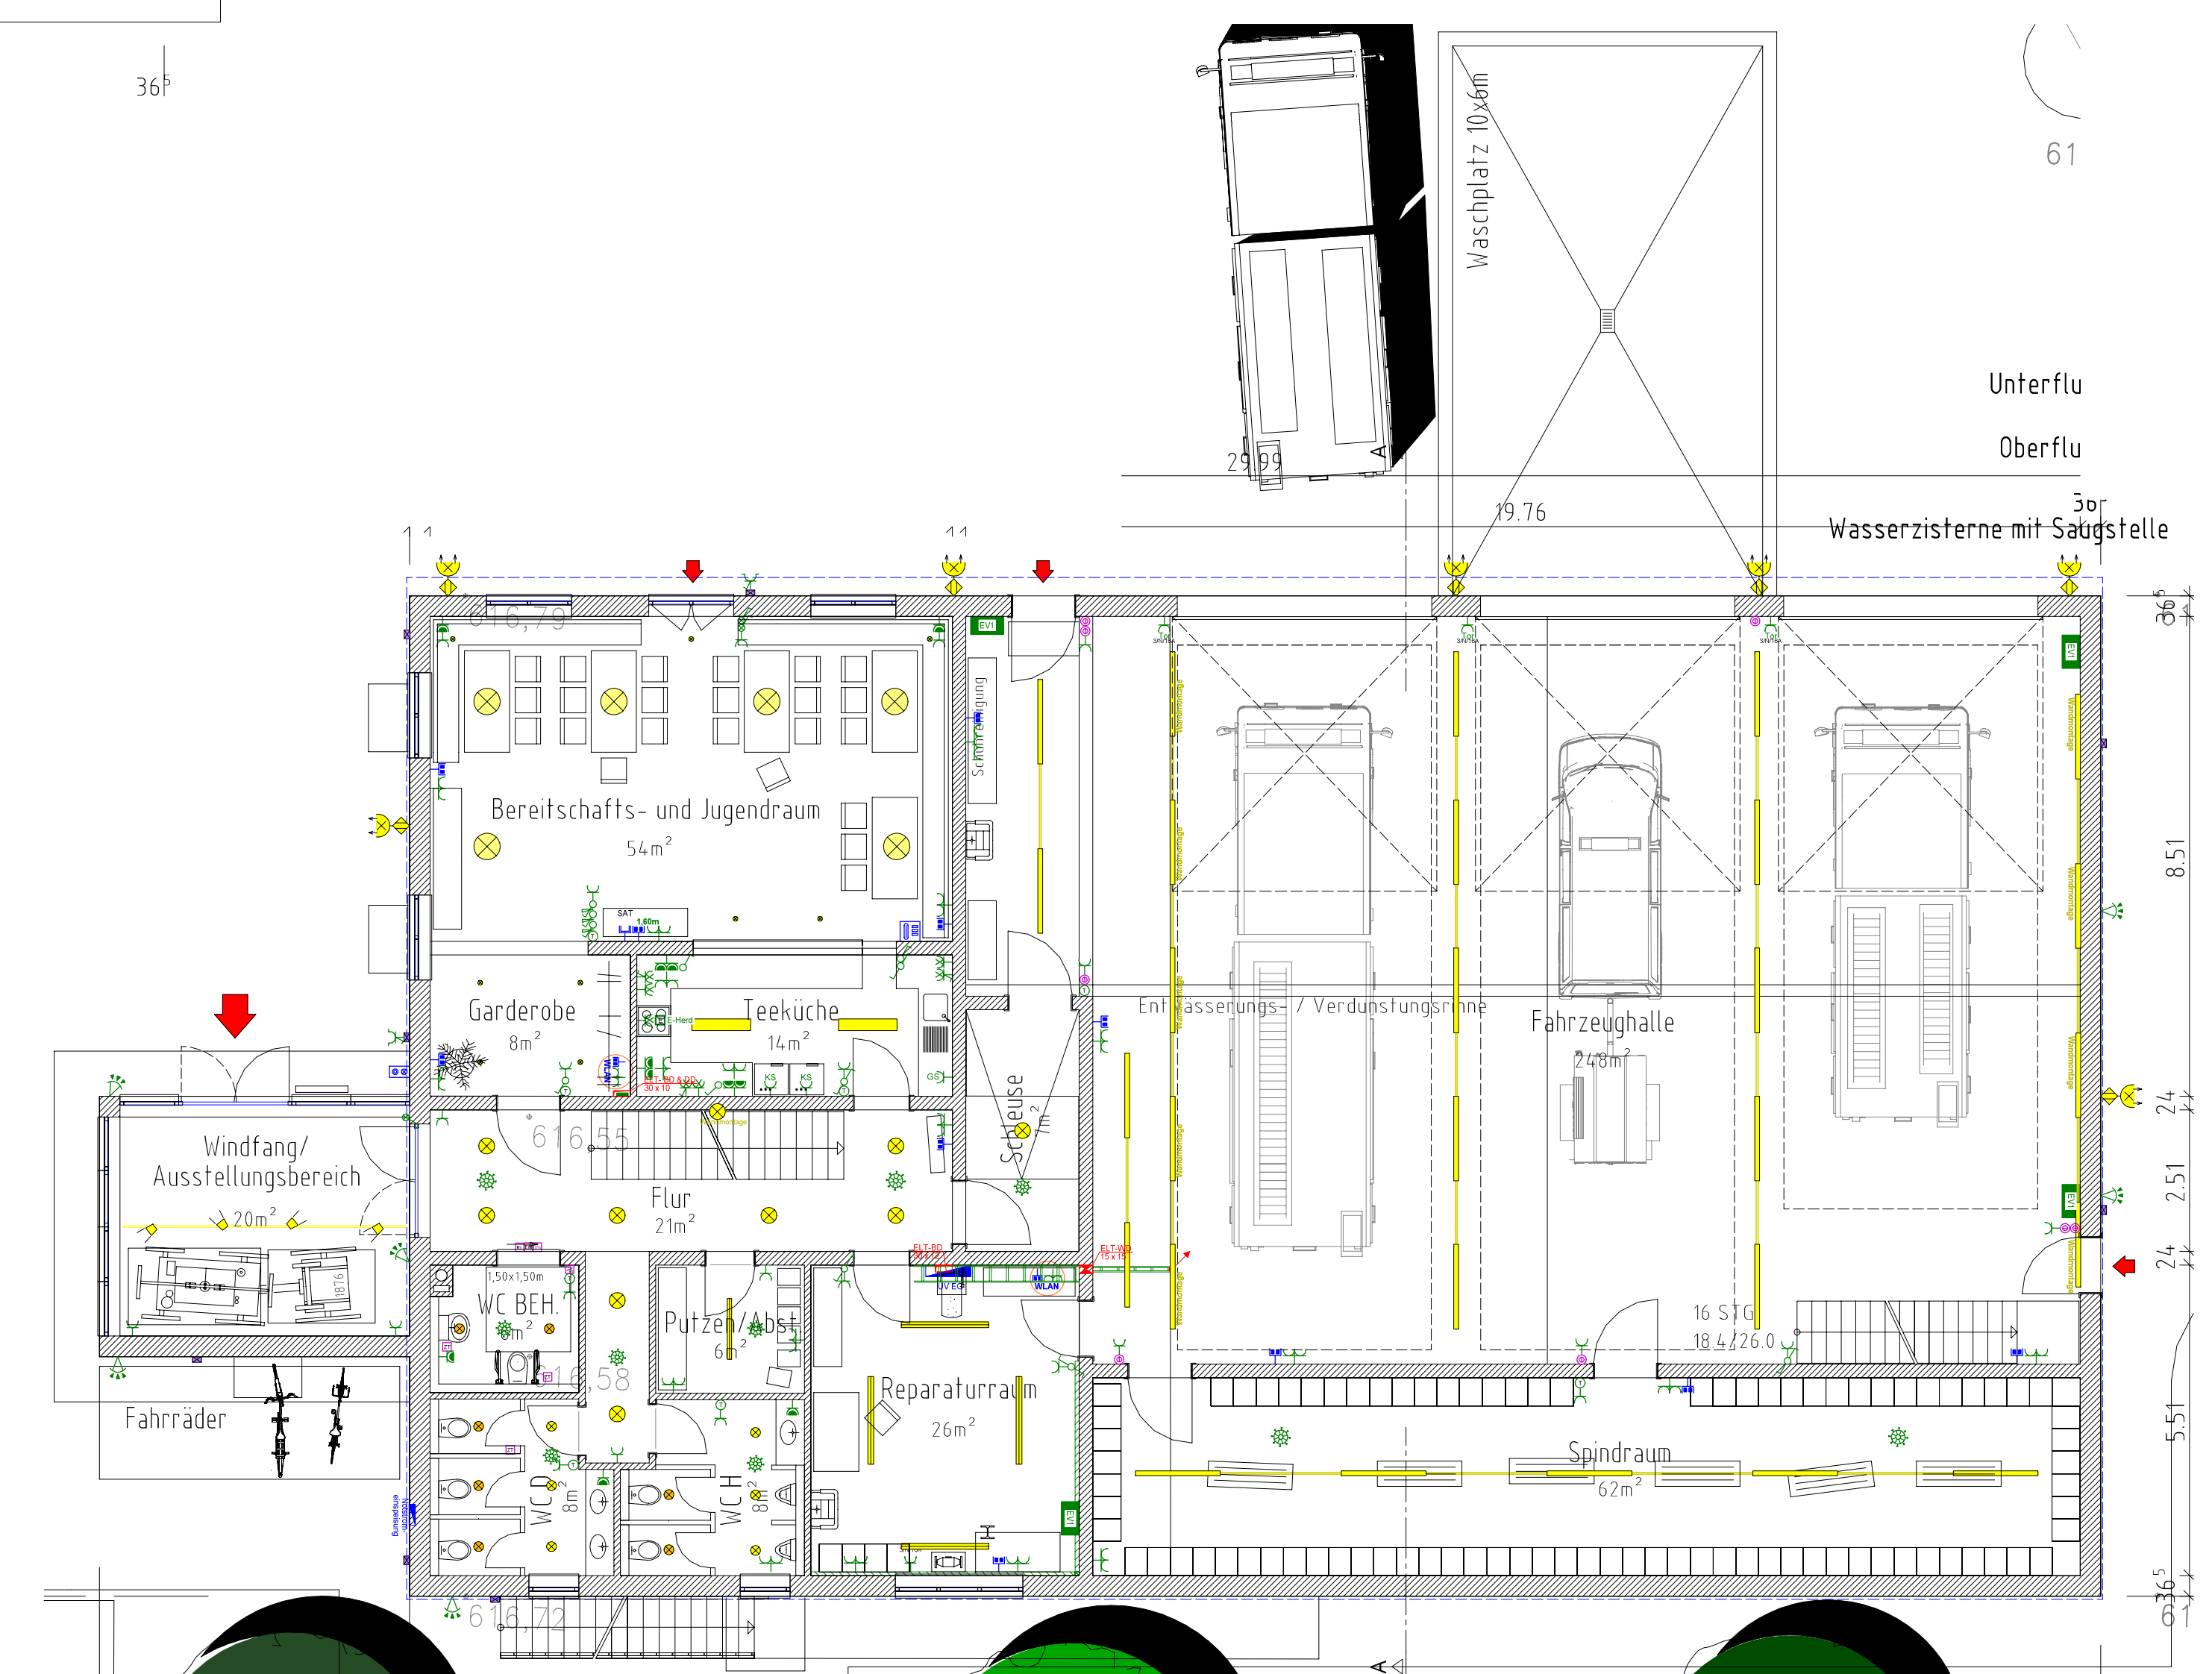

Untergeschoss

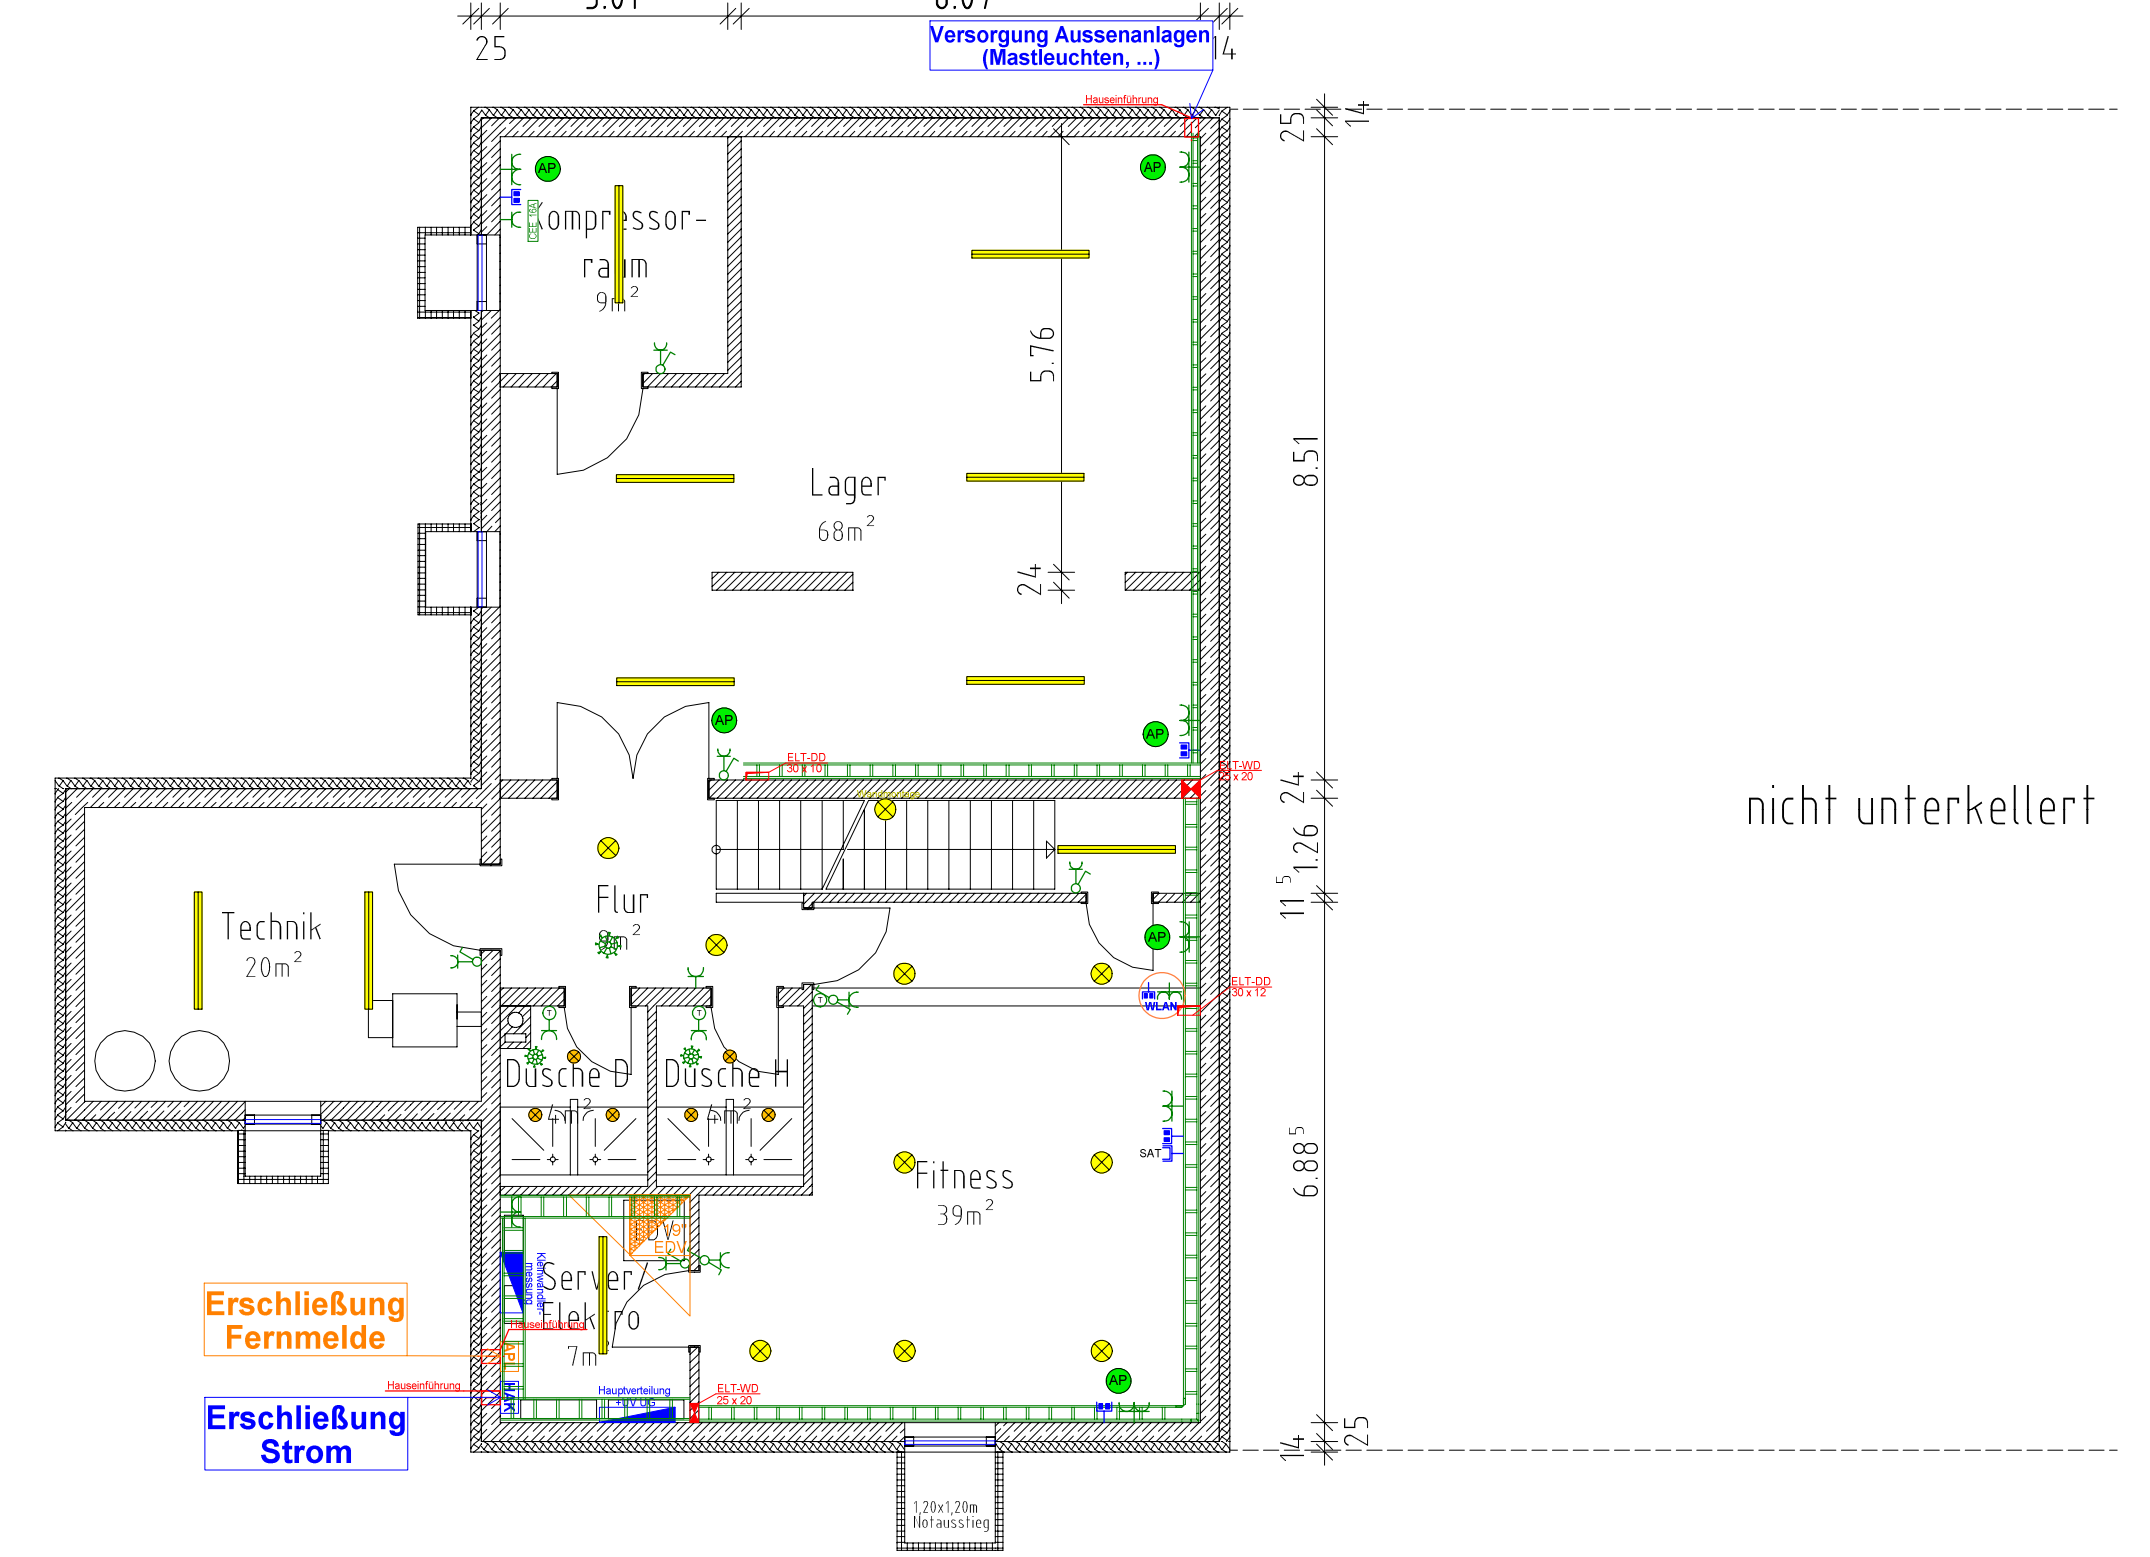

FWM	ELT	3	0	gr	xx	ea	00
-----	-----	---	---	----	----	----	----

Auftraggeber
Markt Isen
Münchner Str. 12
84424 Isen

Bauvorhaben
Büroadressen:
MTM-Plan GmbH
Dachauer Str. 48
85232 Bergkirchen
Tel.: +49 89 31 33399-0

MTM-Plan GmbH
Innstraße 2
93055 Regensburg
Tel.: +49 941640819-0



Index	Änderungen	geändert am	geändert von

Blatt: 1/1	Projekt: Neubau	Maßstab: 1:100
Größe: A1 Übergröße	Feuerwehrrhaus FFW Mittbach	
Urspr.:	Zeichnung: UG_EG_OG	
Datei: 20-16001	Entwurf	
Stand: 10/2020	Elektroinstallation	
Datum: 01.12.2020	Name: 05MH	Gewerk: Elektrotechnik
Gepr.: 01.12.2020	03AH	